




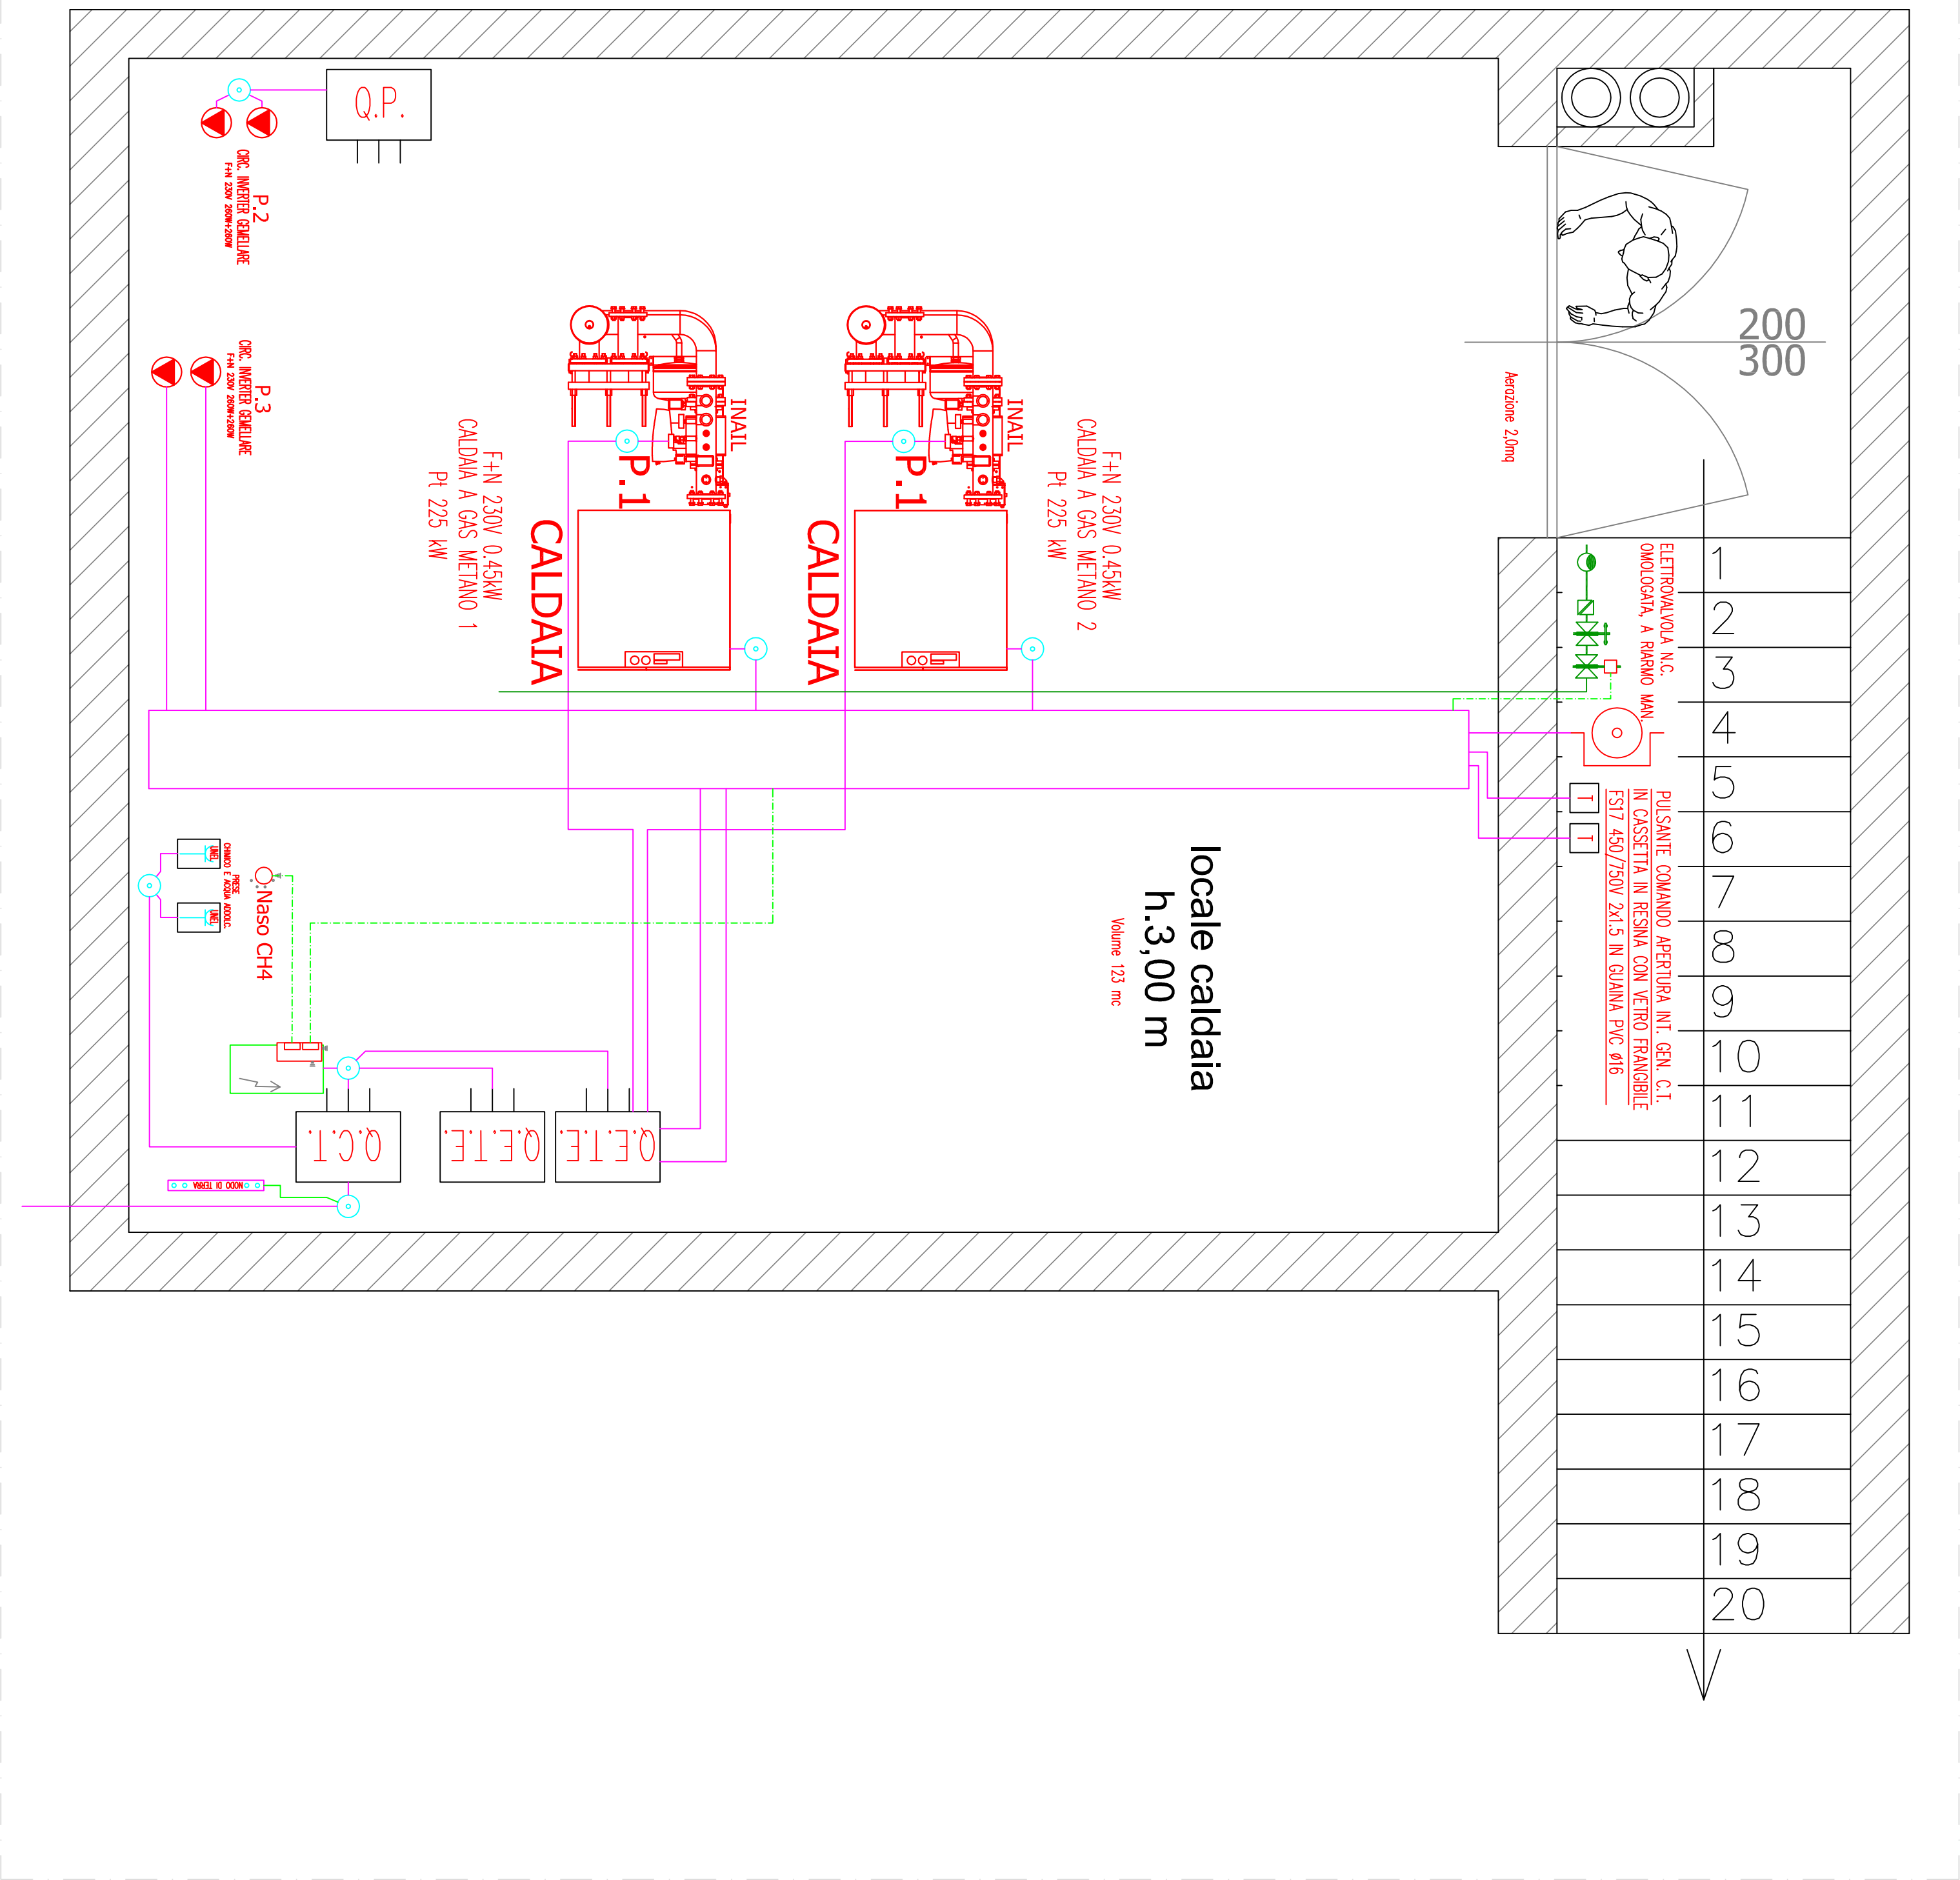

LAY-OUT CENTRALE TERMICA ESTERNA
SCALA 1:50

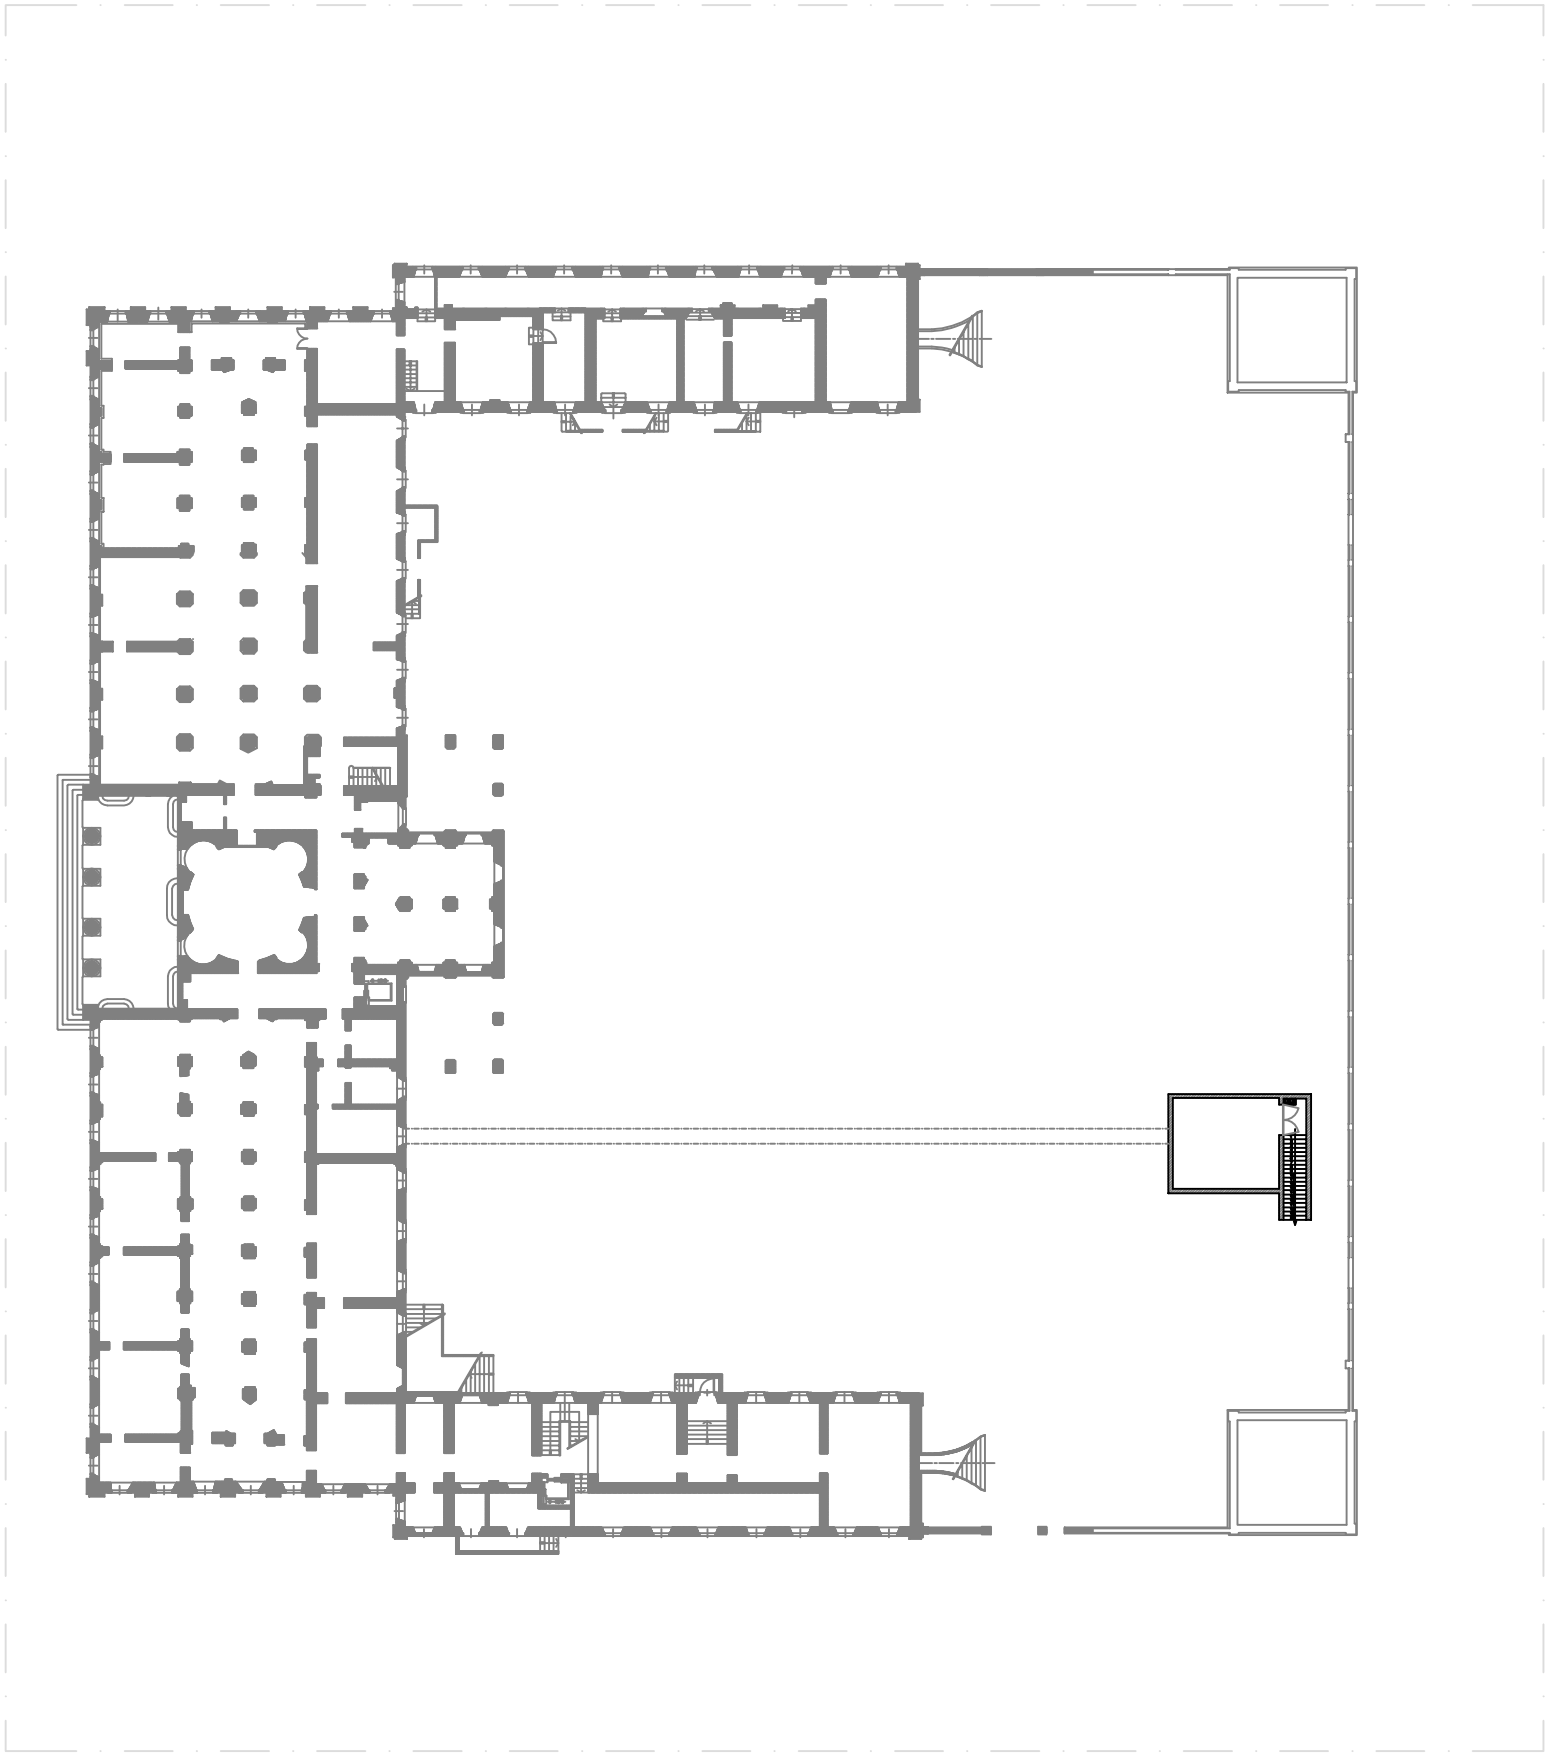


PLANIMETRIA GENERALE PIANO TERRA
SCALA 1:1000

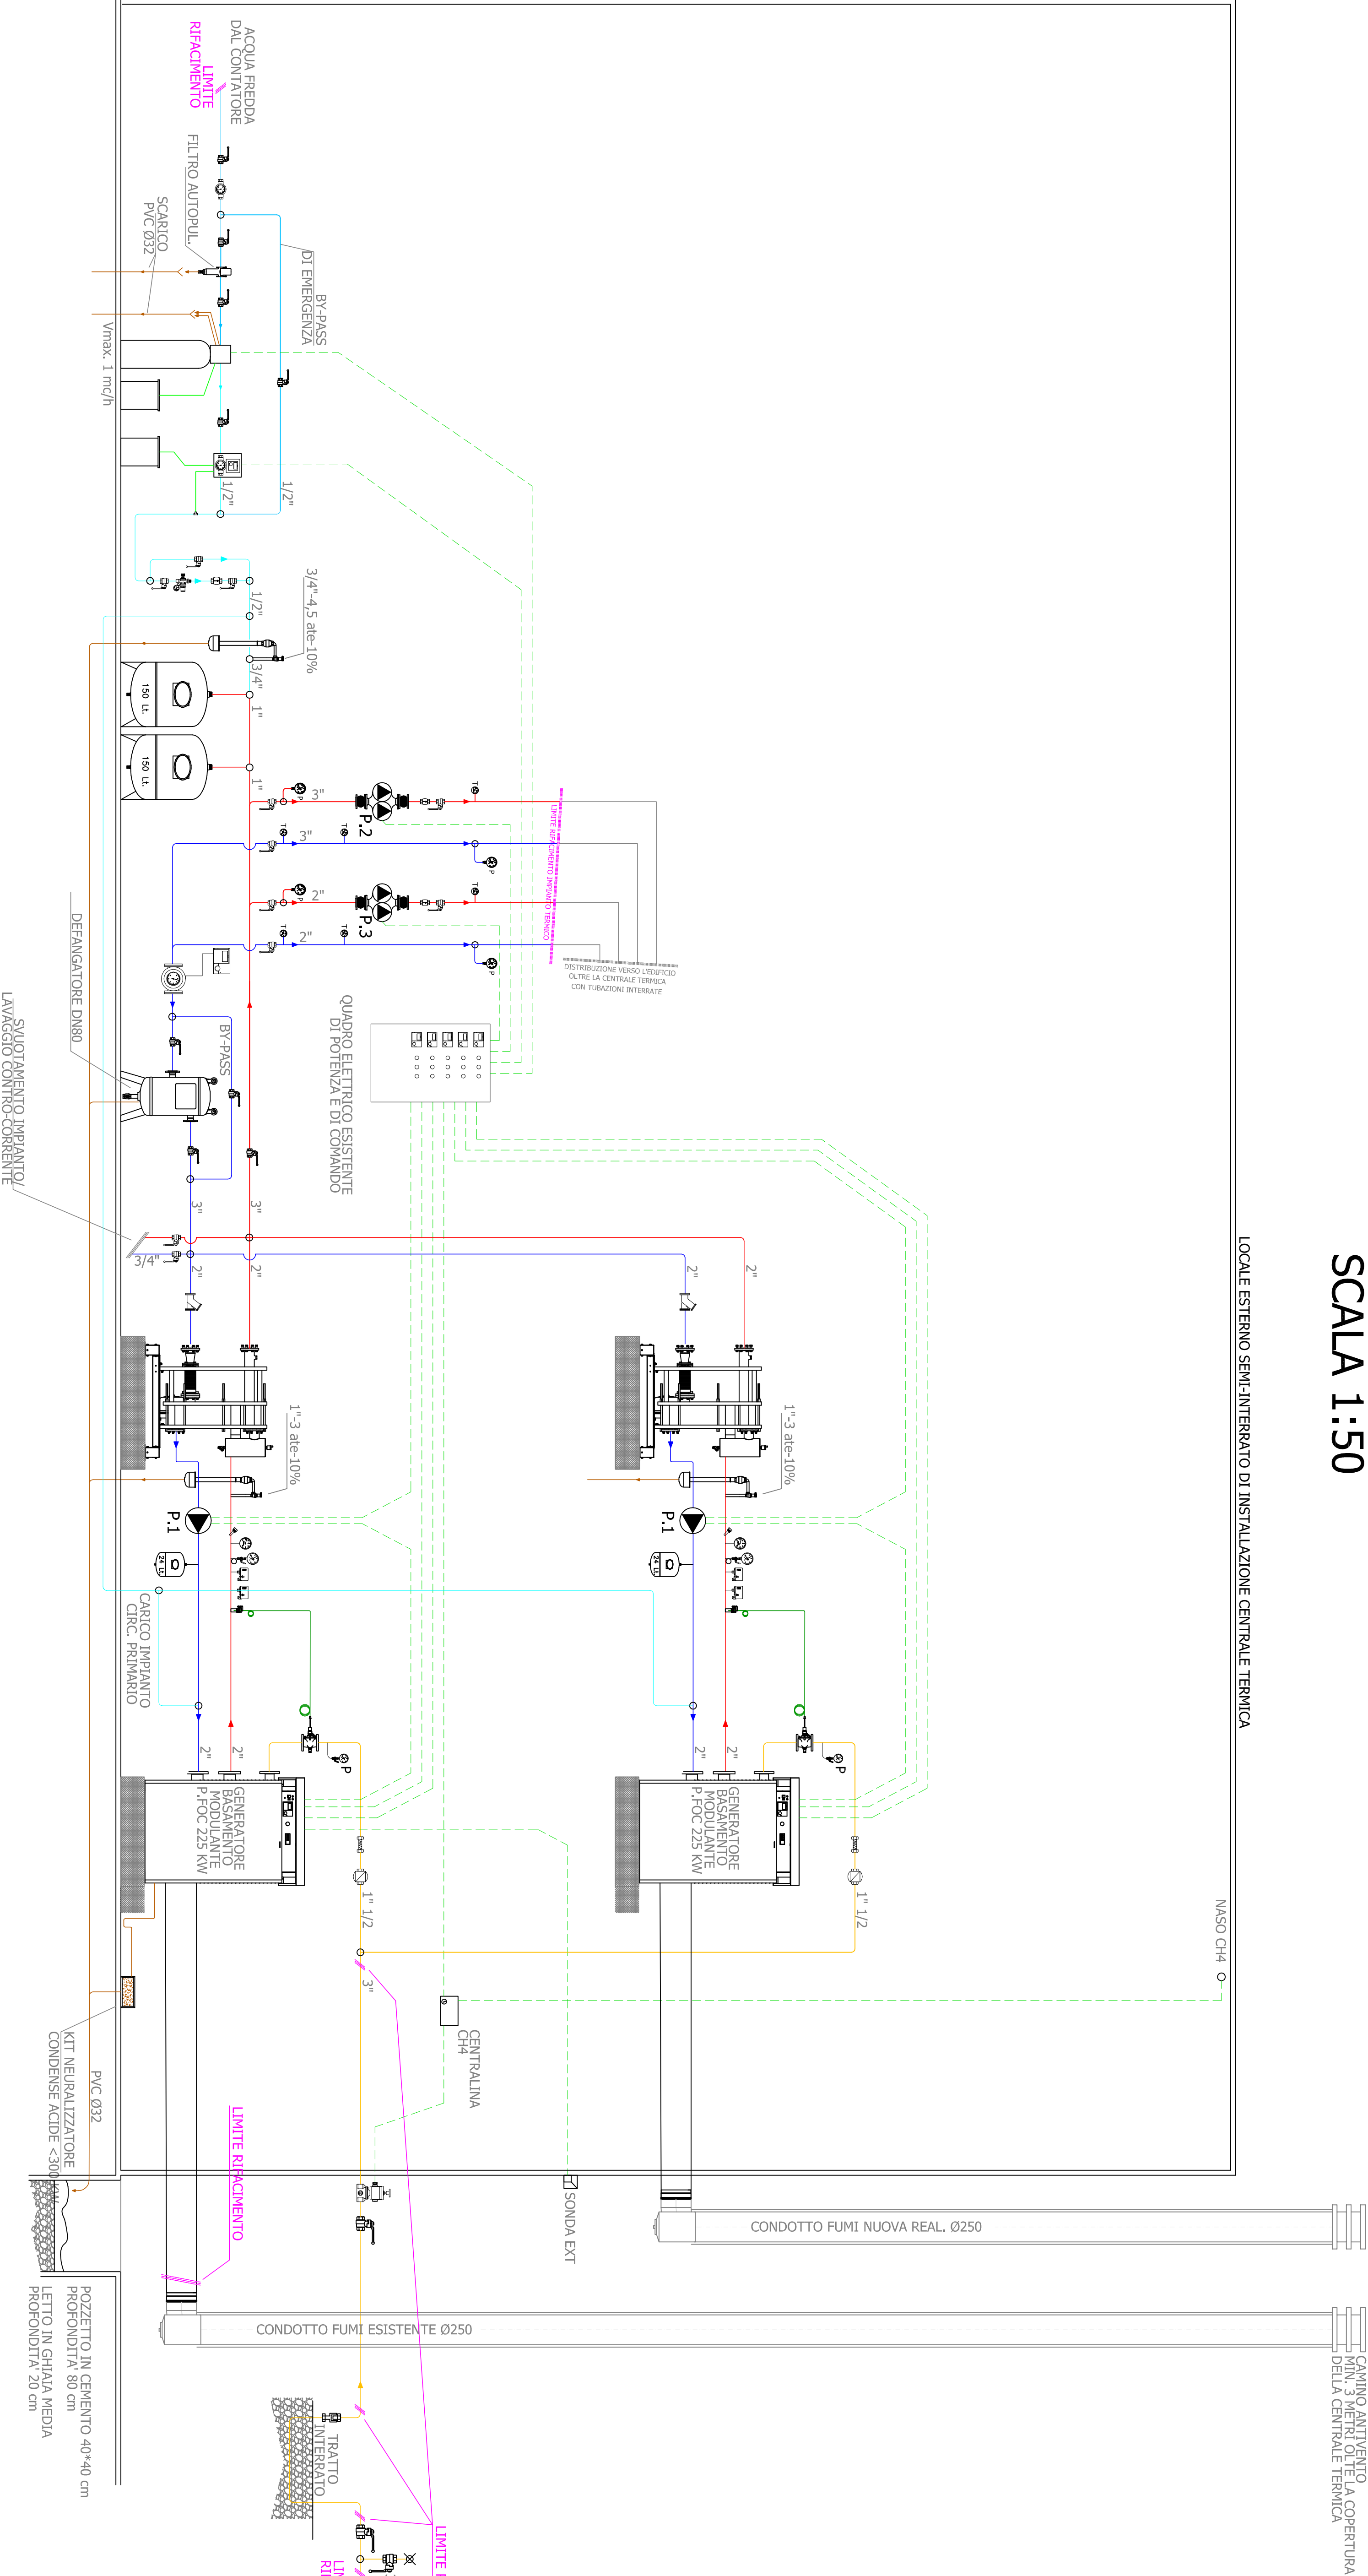

LOCALE ESTERNO SEMI-INTERATO DI INSTALLAZIONE CENTRALE TERMICA

CENTRALE TERMICA
IMPIANTO ELETTRICO DA REALIZZARE IN ESECUZIONE IP-4X
POSA DELLE TUBAZIONI A VISTA SU PARTE #20 SE NON DIVERSAMENTE INDICATO
LINEA DI ALIMENTAZIONE DI SEZIONE INDICATO NEGLI SCHEMI UNIFILARI
N.B. APERTURE DI AERAZIONE, DISPOSIZIONE DEGLI APPARECCHI A GAS NEL LOCALE, ACCESSO AL LOCALE, CARATTERISTICHE COSTRUTTIVE LOCALI, SONO STATI DEFINITI DA PROGETTO TERMOTECNICO E COMUNQUE NON FACCIENTE PARTE DEL PRESENTE PROGETTO.

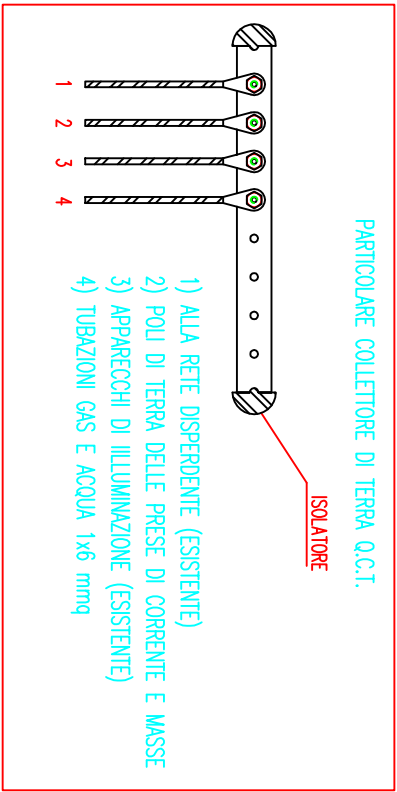

Progettazione Consulenza Dot. Ing. Franco CARAVAGGI		Completata INTERVENZI S.r.l. Via Dante Alighieri, 43 Codogno (LO)	
Progetto INTERVENTO DI RIQUALIFICAZIONE ENERGETICA CENTRALE TERMICA PER RISCALDAMENTO AMBIENTE		Coperto IMPIANTO ELETTRICO CENTRALE TERMICA EX OSPEDALE SOANE Viale L. Condolfi, 6 Codogno (LO)	
Via don Bello Copelli, 9 Ortorengo (CR) Ing. Corrado Geronzi Tel./ Fax 0375 244370 ing.corrado@geronzi.it		Disegnato da Ing. Corrado Geronzi Verificato da Ing. Corrado Geronzi	
GRUPPO RSU INCENDIO Dell'Ente Ospedale di Codogno N° 944 di iscrizione all'Albo		Disegno P24-009-01 Scale 03-24 Verificato da Ing. Corrado Geronzi Verificato da Ing. Corrado Geronzi	
		Varianti: codice e data 1. 2. 3. 4. 5.	
		Completata P24-009	

Il cliente della quale viene redatto il presente progetto, dichiara di aver autorizzato il progettista a pubblicare il presente progetto, nel caso in cui lo stesso venga richiesto, e a concedere il diritto di ristampa, senza alcun pagamento, a chi ne richiederà, a meno che non sia espressamente indicato il contrario.