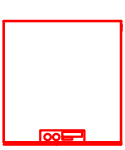
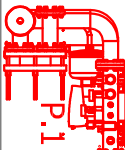
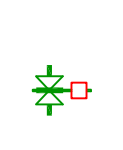
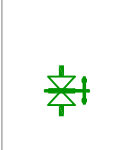


LEGENDA TAVOLA SCHEMATICA IMPIANTO GAS METANO COME DA  
DECRETO MINISTERIALE 12 APRILE 1996  
(salvo quanto descritto e dettagliato in disegno)

 GENERATORE DI CALORE A CONDENSAZIONE  
DEL TIPO MULTIRUCIATORE A GAS METANO  
POTENZA AL FOCOLARE: 225 kW (su P.C.I. Gas Metano)

 GRUPPO PRIMARIO DEL GENERATORE (FORNITO DAL PRODUTTORE)  
COMPLETO DI RAMPA INAL CON CAPILLARE  
PER VALVOLE INTERCETTAZIONE COMBUSTIBILE

 ELETTROVALVOLE PER INTERCETTAZIONE AUTOMATICA DEL GAS METANO  
ABBINATA A CENTRALINA E RILEVATORE FUGHE GAS INSTALLATO IN C.T.  
DEL TIPO NORMALMENTE CHIUSA, A RIARMO MANUALE, PROTEZIONE IP65


 SARACINESCA DI INTERCETTAZIONE GAS METANO  
INSTALLATA IN POSIZIONE FACILMENTE RAGGIUNGIBILE  
DEL TIPO A LEVA RAPIDA

 RUBINETTO DI INTERCETTAZIONE GAS METANO  
PER APPARECCHIATURE E/O CONTATORE  
DEL TIPO A LEVA LUNGA


 RUBINETTO DI INTERCETTAZIONE GAS METANO  
PER APPARECCHIATURE E/O CONTATORE  
DEL TIPO A LEVA LUNGA


 SARACINESCA DI INTERCETTAZIONE GAS METANO  
DEL TIPO A LEVA RAPIDA  
COMPLETA DI STACCO CON RUBINETTO PER PROVA PRESSIONE


 RUBINETTO DI PROVA PRESSIONE  
COMPLETO DI PULSANTE E MANOMETRO  
DA INSTALLARE IN PROSSIMITA' DEL GENERATORE

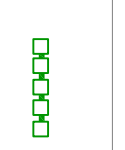 GIUNTO ANTIVIBRANTE  
PER COLLEGAMENTO ALLA LINEA DI INGRESSO GAS METANO  
DA INSTALLARE IN PROSSIMITA' DEL GENERATORE

 CONDOTTA DI ADDUZIONE GAS METANO  
IN ACCIAIO A VISTA  
A NORMA UNI 10255

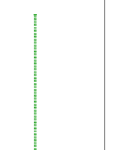 CONDOTTA DI ADDUZIONE GAS METANO INTERRATA  
IN POLETTILENE  
A NORMA UNI 1555

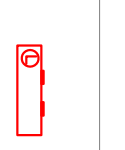 CONTATORE VOLUMETRICO GAS METANO  
IN NICCHIA AREATA A NORMA MID ED OMOLOGA DN-EN 1359:2007  
(A CARICO DELL'ENTE FORNITORE)

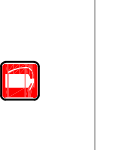 ESTINTORE A POLVERE  
DA CHILOGRAMMI 6  
CLASSE 21A.99B.C.

 PULSANTE DI SGANCIO IMPIANTO ELETTRICO  
DI ASSERVIMENTO DELLA CENTRALE TERMICA  
IN POSIZIONE FACILMENTE RAGGIUNGIBILE



progetti tecnologici

Via G. Verdi 24, 26010 Valiano Cremasco (CR)  
Tel. 0373 791025 - Fax 0373 276252  
E-mail [info@studio-clima.it](mailto:info@studio-clima.it)

IL TECNICO:

DATA: 27 febbraio 2023

OGGETTO: RIQUALIFICAZIONE ENERGETICA  
CENTRALE TERMICA PER  
RISCALDAMENTO AMBIENTE

SCALA: \* \* \* \* \*


PRESSO: Centrale Termica  
Ex Ospedale Soave

TAVOLA N°: 003


COMITENTE: Invernizzi SRL  
via Dante Alighieri 43 - 26845 Codogno (LO)

AGGIORNAMENTO: Rev.2 del 20/03/24 fine lavori

TAVOLA: RETI GAS METANO  
- PROGETTO ESECUTIVO -

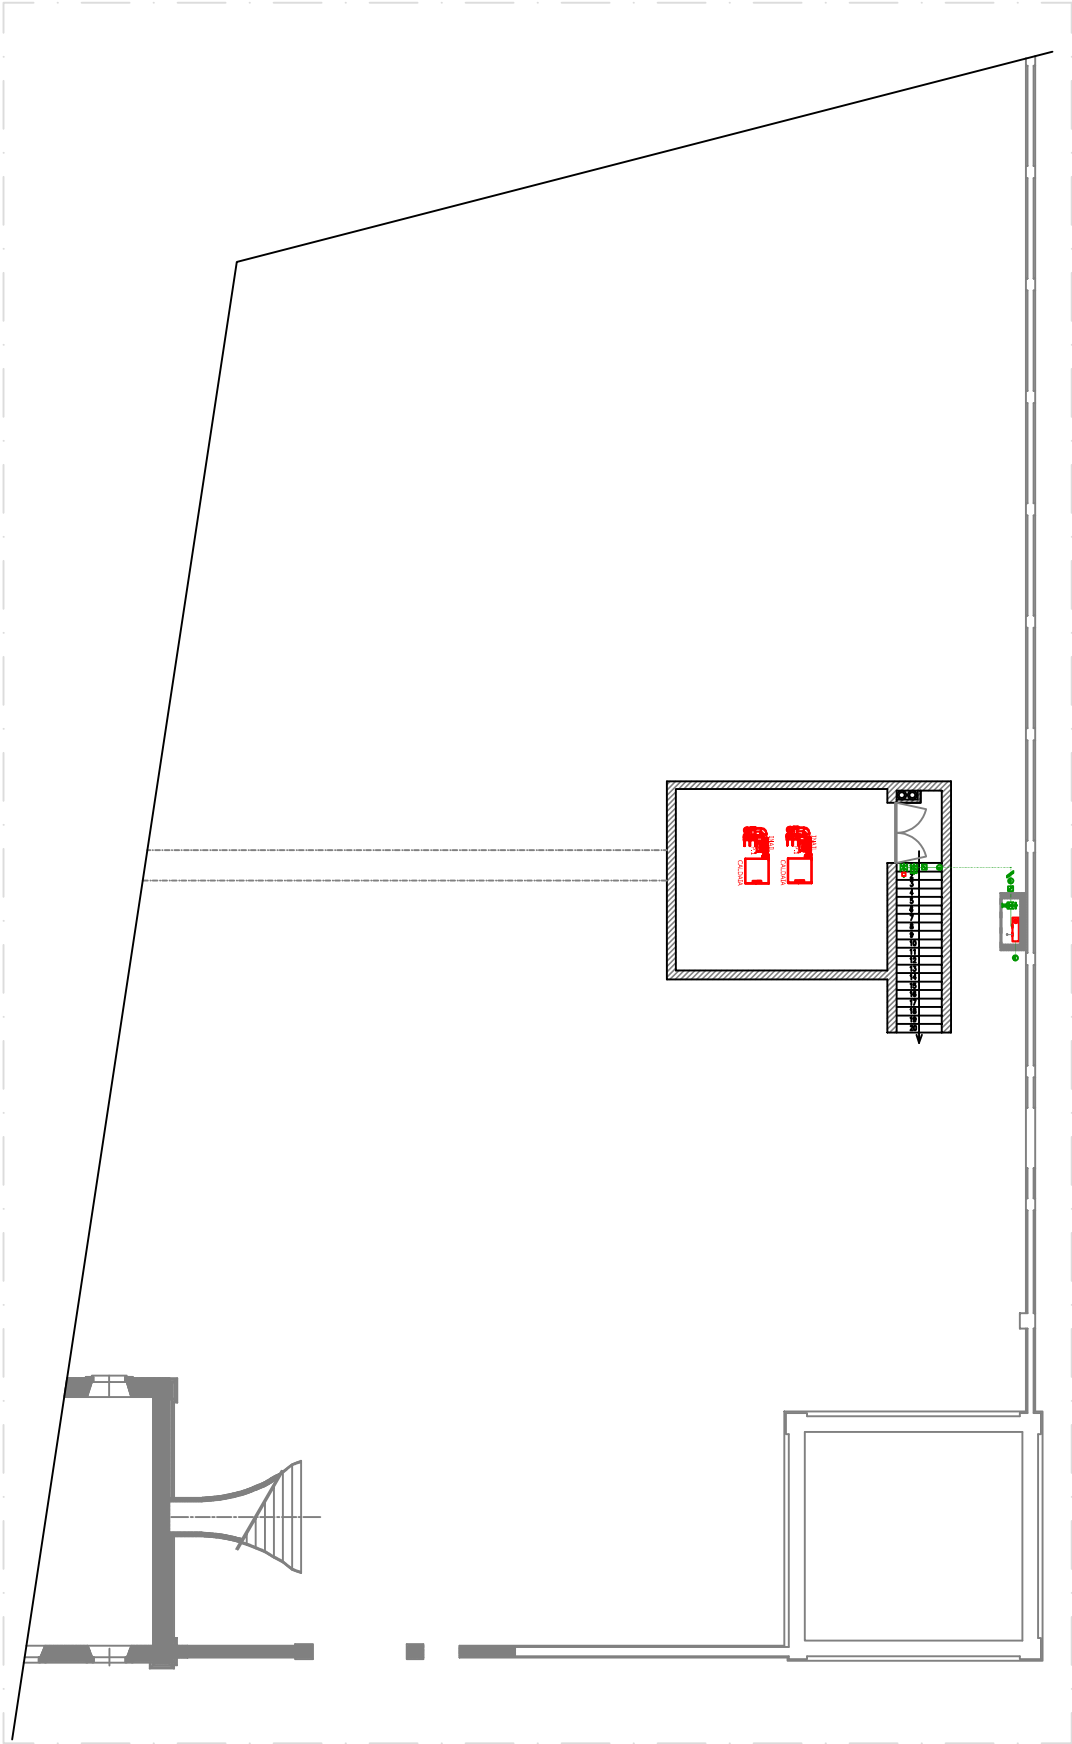

PLANIMETRIA GENERALE PIANO TERRA  
SCALA 1:250

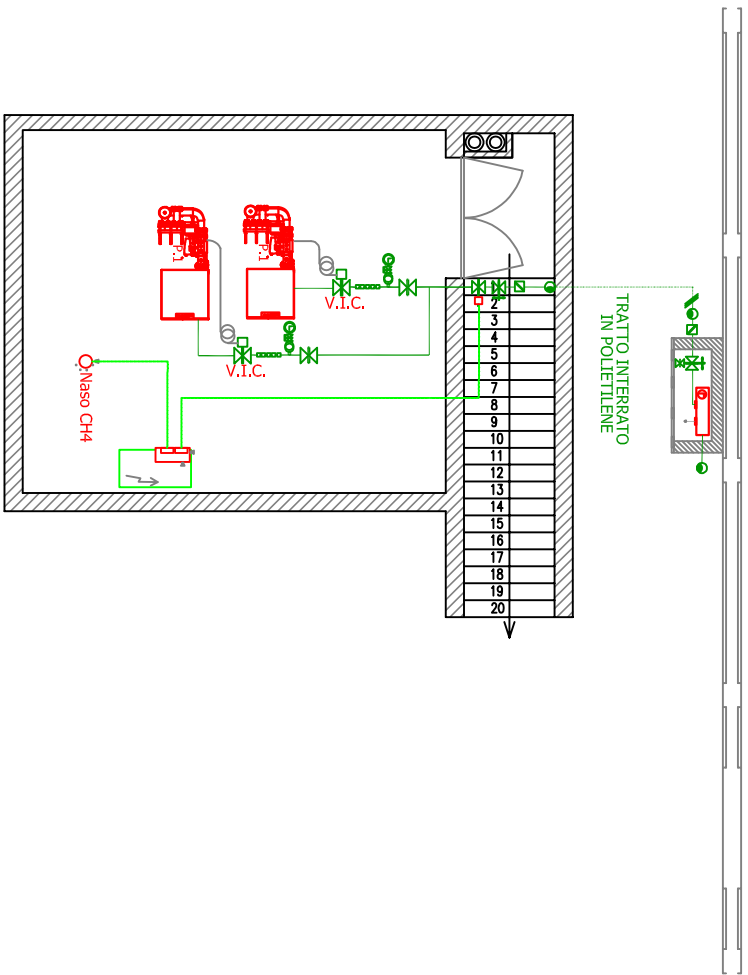

LAY-OUT CENTRALE TERMICA ESTERNA  
SCALA 1:50